
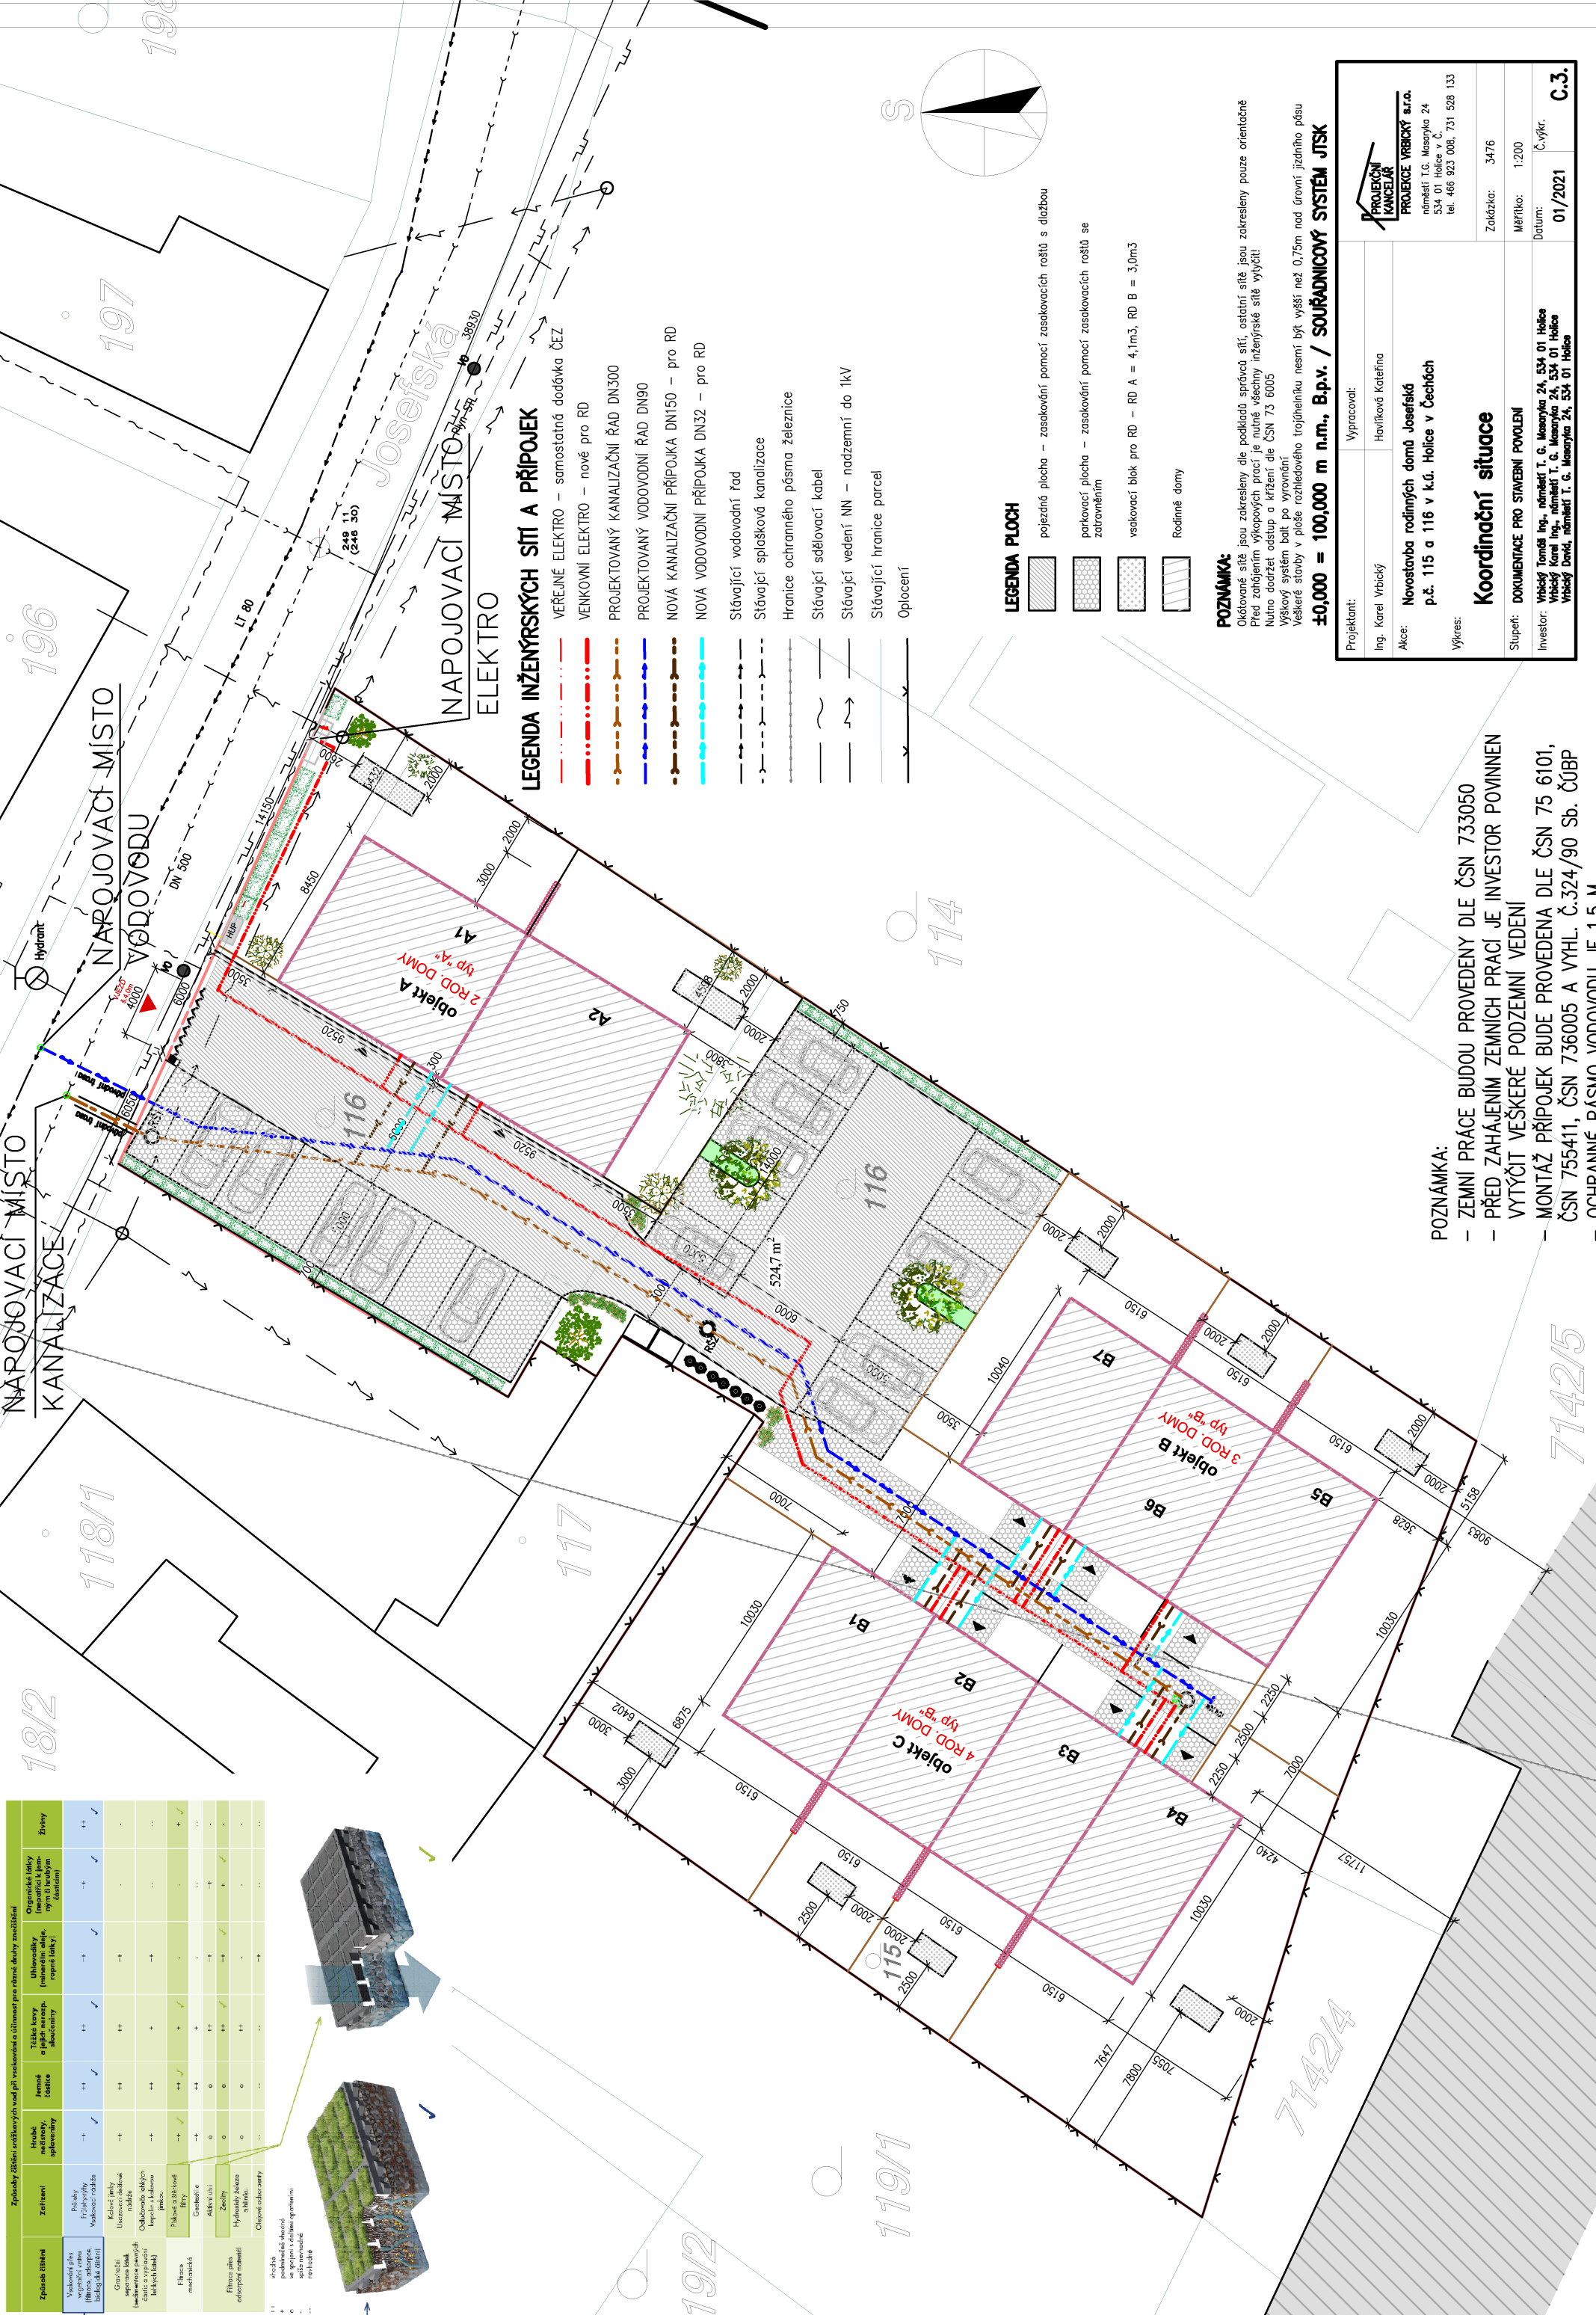


Způsob územní úpravy	Způsob územní úpravy	Způsob územní úpravy	Způsob územní úpravy	Způsob územní úpravy	Způsob územní úpravy	Způsob územní úpravy	Způsob územní úpravy	Způsob územní úpravy	Způsob územní úpravy
...

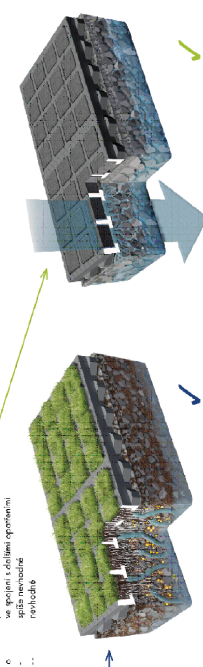

LEGENDA INŽENÝRSKÝCH SÍTÍ A PŘÍPOJEK

- VĚŘEJNÉ ELEKTRO – samostatná dodávka ČEZ
- VENKOVNÍ ELEKTRO – nové pro RD
- PROJEKTOVANÝ KANALIZAČNÍ ŘÁD DN300
- PROJEKTOVANÝ VODOVODNÍ ŘÁD DN90
- NOVÁ KANALIZAČNÍ PŘÍPOJKA DN150 – pro RD
- NOVÁ VODOVODNÍ PŘÍPOJKA DN32 – pro RD
- Stávající vodovodní řád
- Stávající spášková kanalizace
- Hranice ochranného pásma železnice
- Stávající sdělovací kabel
- Stávající vedení NN – nadzemní do 1kV
- Stávající hranice parcel
- Oplotení

LEGENDA PLOCH

- pojezdné plocha – zasakování pomocí zasakovacích roštů s dlažbou
- parkovací plocha – zasakování pomocí zasakovacích roštů se zatravněním
- vsakovací blok pro RD – RD A = 4,1m³, RD B = 3,0m³
- Rodinné domy

POZNÁMKA:

Okřídlené sítě jsou zakresleny dle podkladů správce sítí, ostatní sítě jsou zakresleny pouze orientačně. Před zahájením výkopových prací je nutné všechny inženýrské sítě vytyčit. Nulová bodová výška je vyznačena v kříženci dle ČSN 73 6005. Výškový systém built po vyrovnání. Veškeré stavby v ploše rozhledového trojúhelníku nesmí být vyšší než 0,75m nad úrovní jzdního pásu ±0,000 = 100,000 m n.n.m., B.p.v. / SOUŘADNICOVÝ SYSTÉM JTSK

PROJEKČNÍ KANCELÁŘ
PROJEKCE VRBICKÝ A.T.O.
 náměstí T.G. Masaryka 24
 534 01 Holice v Č.
 tel. 466 923 006, 731 528 133

Projektant: Ing. Karel Vrbický
 Vypracoval: Havlíková Kateřina

Akce: **Novostavba rodinných domů Josefská p.č. 115 a 116 v k.ú. Holice v Čechách**

Výkres: **Koordinační situace**

Stupeň: **DOKUMENTACE PRO STAVĚBNÍ POVOLENÍ**

Investor: **Vrbický Tomáš Ing., náměstí T. G. Masaryka 24, 534 01 Holice**
Vrbický Karel Ing., náměstí T. G. Masaryka 24, 534 01 Holice
Vrbický David, náměstí T. G. Masaryka 24, 534 01 Holice

Zakázka: 3476
 Měřítko: 1:200
 Datum: 01/2021
 Č. výkr.: **C.3.**

- POZNÁMKA:**
- ZEMNÍ PRÁCE BUDOU PROVEDENY DLE ČSN 733050
 - PŘED ZAHÁJENÍM ZEMNÍCH PRACÍ JE INVESTOR POVINEN VYTYČIT VEŠKERÉ PODZEMNÍ VEDENÍ
 - MONTÁŽ PŘÍPOJEK BUDE PROVEDENA DLE ČSN 75 6101, ČSN 755411, ČSN 736005 A VYHL. Č.324/90 Sb. ČÚBP
 - OCHRANNÉ PÁSMO VODOVODU JE 1,5 M